

CABLEADO ESTRUCTURAL

Rack datos y comunicaciones
 Tablero secundario informática
 Tablero electricidad principal


Rack MPD
 Tsi
 TP

Central Telefonica
 Puesto Telefónico
 Rack Mural Telecom


C.T.
 Tsi
 mpls

Tomacorriente AA
 Puesto de dato simple y tomacorriente doble
 Cablecanal

■
 ■
 —

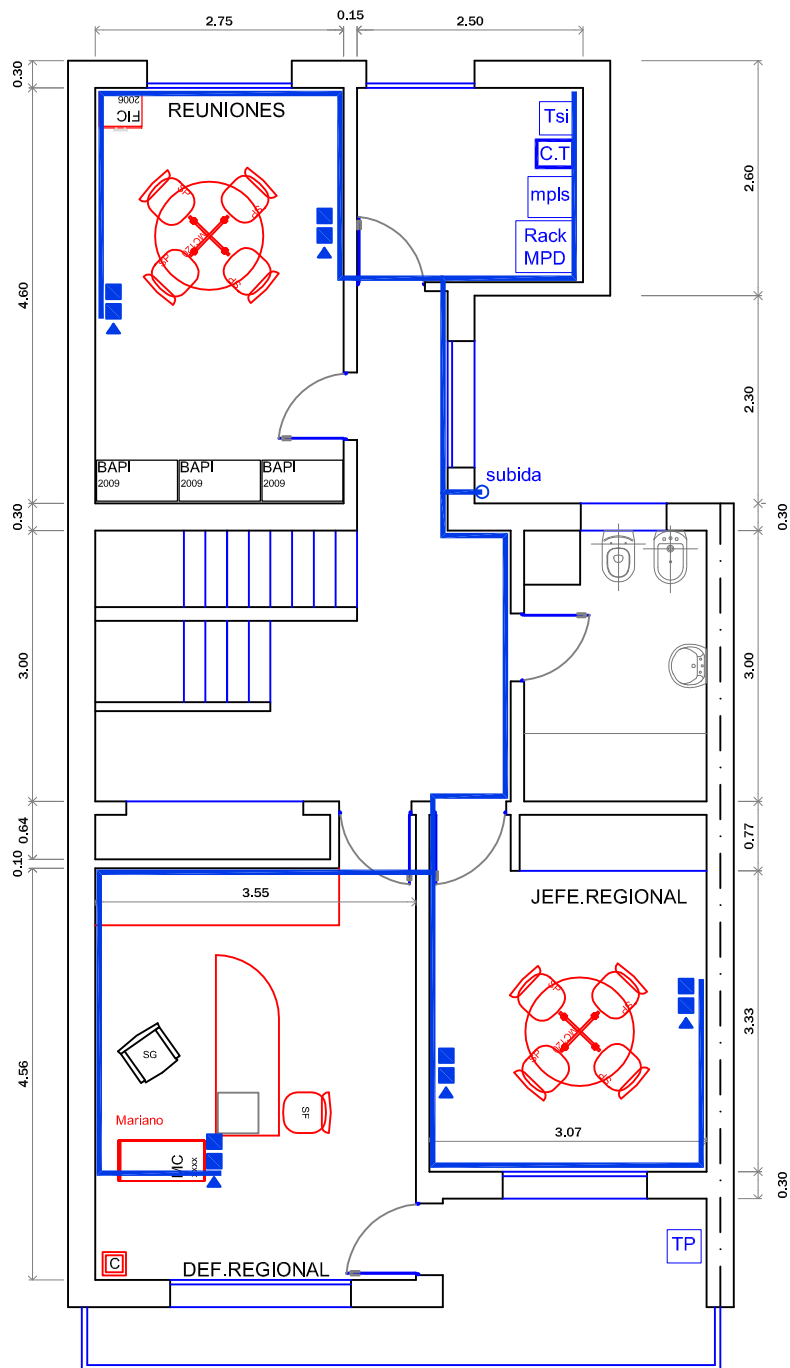

PLANTA ALTA

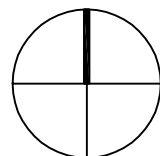

OBRA:

Servicio Público Provincial de la Defensa Penal

DIRECCIÓN:

CASTELLI 524 - VENADO TUERTO

PLANO:

CABLEADO ESTRUCTURAL

ESCALA:

1:100

S.P.P.D.P.

-

A-01